


Projekt: GWTVFVZ (HASIČI KRASICE)  
 Úloha: Nepojmenovaný - V01  
 Vypracoval: Fine spol. s r.o.  
 Investor:

Evid. číslo: 2. 8. 2023  
 Datum:

1 / 1  
 list:

**fine**

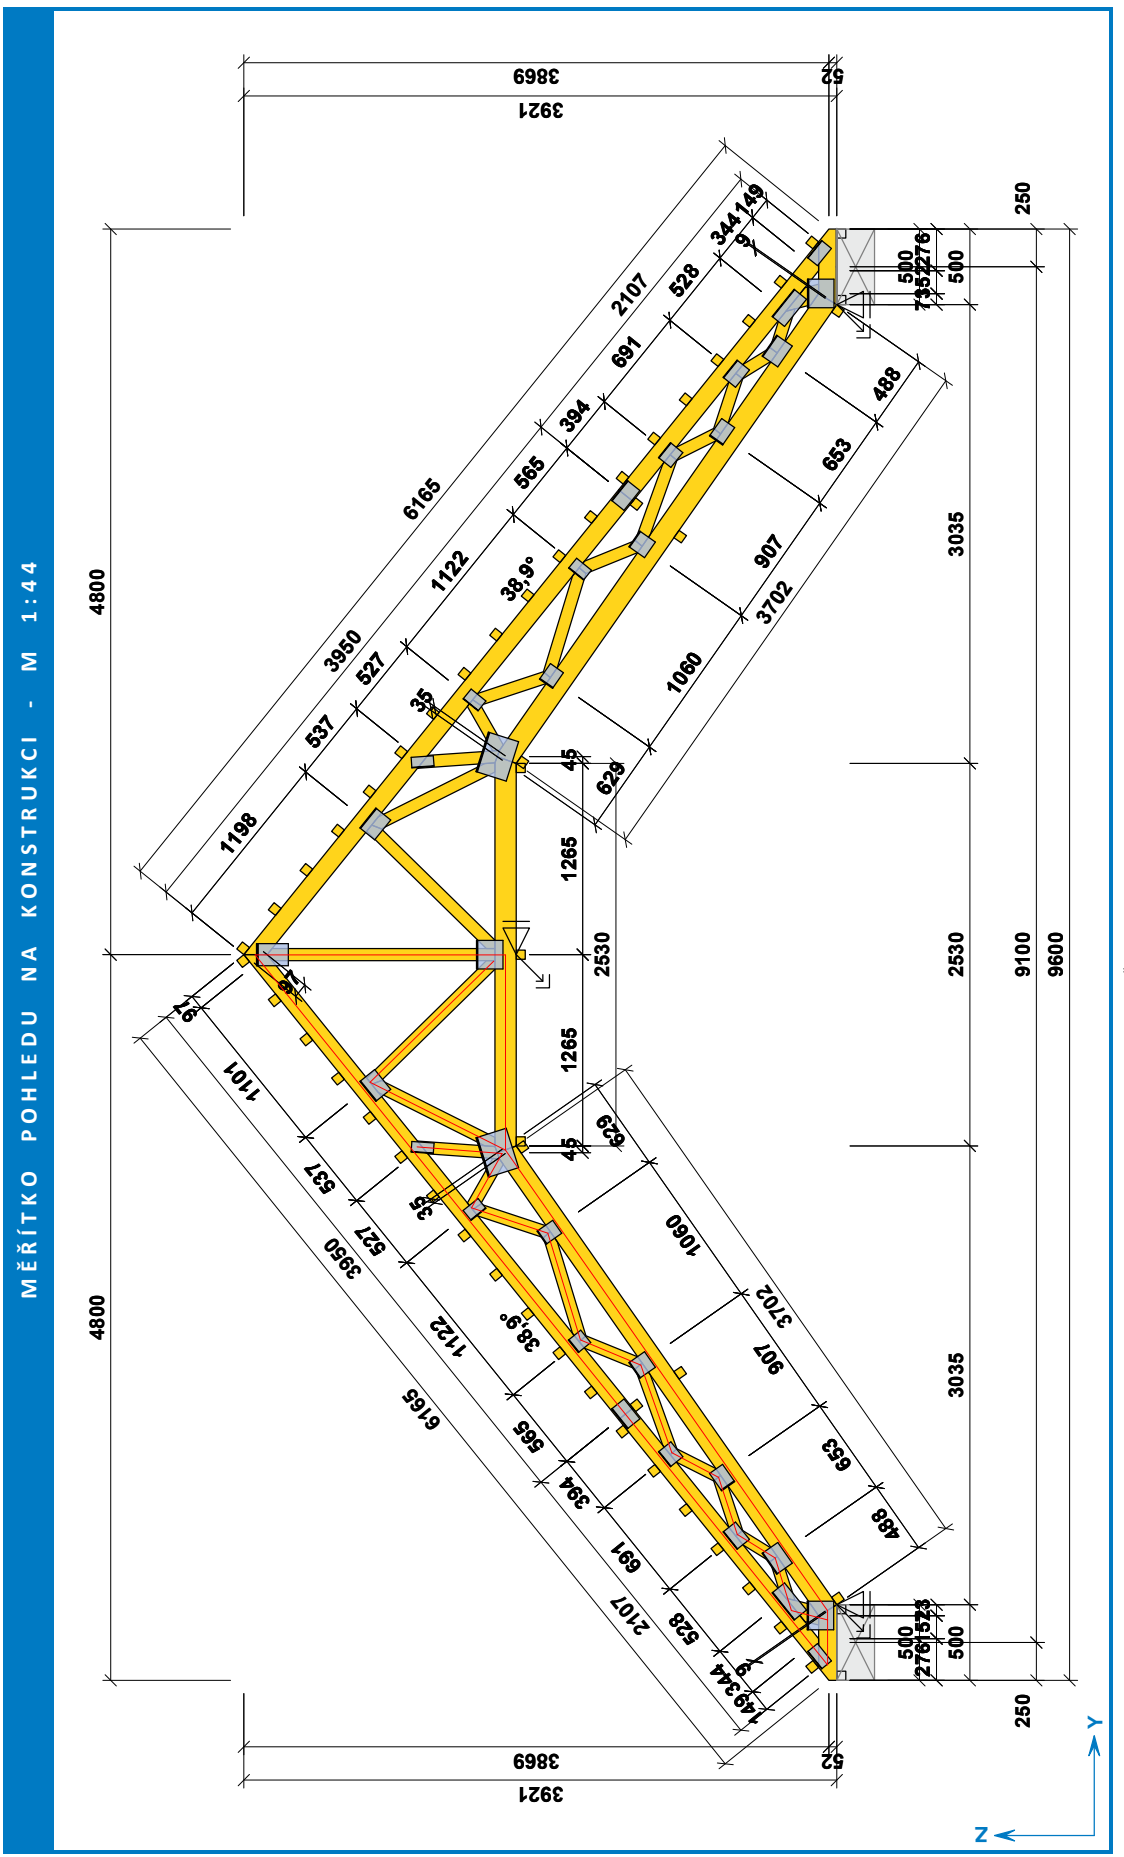

<b>Ing. Zdeněk Fišer</b> autorizovaný inženýr projektová činnost ve výstavbě IČO 415 00 393 Zahradní 28/4 496 04 PROSTĚJOV tel. 603 577 663 e-mail zdenek.fiser@volny.cz datovka : uuajdfk	hip: Ing. Z. Fišer	název akce: Přestavba půdních prostor v objektu hasičské zbrojnice v Krasicích	
	autorizace: Ing. Z. Fišer	objednatel: Slatutární město Prostějov Nám. T.G. Masaryka 130/14, 796 01 Prostějov	Č. zakázky: F08/2023
	vypracoval: kolektiv	měřítko: 1:50	stupeň: DSP
	obsah:	místo: Prostějov kraj: OLOMOUCKÝ	datum: 06/2023
<b>PŮDORYS KROVY - VAZNÍKY</b>			<b>D01. 06</b>

[PŘÍLOHA - PŮDORYS (D3.04) | verze 4.18.11.01 | Následovaný MŠ 3529 / 1 | STŘEDOVY - KŘEPEK s.r.o. | Copyright © 2023 Fine spol. s r.o. All Rights Reserved | www.fine.cz]