

## SO2 - Osvětlení přechodu

CWY-1 4x10 kabel veřejného osvětlení v celé trase v kubové chrániče  
+ Fezn 10mm uzemňovací drát

V místě rozšíření komunikace bude stávající chránička prodložena mimo komunikaci  
stávající kabel V0 bude odpojen ze stávajícího stožárů a přeložen ve stávající a prodložené chrániče  
celková délka trasy 19,5m

A1

A2

S

Stávající stožár výška 6 metrů se stávajícím rovným výložníkem 1m

stávající výbojové svítidlo bude demontováno a nahrazeno LED svítidlem pro osvětlení pozitivního osvětlení přechodu,

AMPERA MIDI 5145 Flat-glass Zebra right 32 OSLOM SQUARE 1x 79 W, 11467 lm, Ra 70, OK


STP6-C --nový stožár V0 6 metrů nad zemí s UD 1/114 - 2500 - rovný výložník 2,5 metry

svítidlo LED pro osvětlení pozitivního osvětlení přechodu,


AMPERA MIDI 5145 Flat-glass Zebra right 32 OSLOM SQUARE 1x 79 W, 11467 lm, Ra 70, OK

Stávající stožár pro osvětlení přechodu bude demontován včetně svítidla a odevzdán investotorovi

## STÁVAJÍCÍ SÍŤ

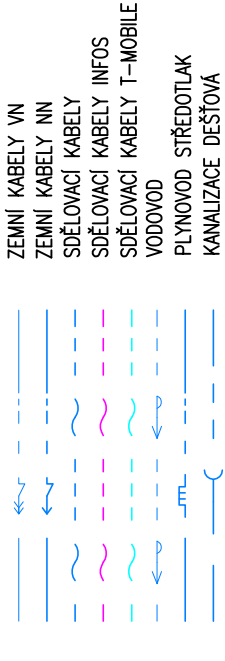


## LEGENDA

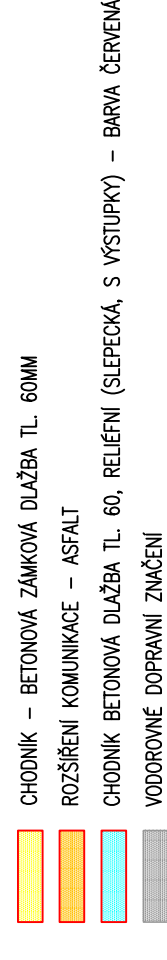

TRASY STÁVAJÍCÍCH INŽENÝRSKÝCH SÍTÍ JSOU V SITUACI VZNAČENY ORIENTAČNĚ, PŘED ZAPOČETÍM  
ZEMNÍCH PRACÍ JE NUTNO POŽÁDAT JEJICH SPRÁVCE O PŘESNÉ VYTÝČENÍ  
PŘED VYTÝČENÍM STAVBY NUTNO VYTÝČIT HRANICE POZEMLKŮ, VÝŠKOVÝ SYSTÉM BpV, SOUŘADNICOVÝ SYSTÉM JTSK

VYPRACOVAL Vítečil Jaromír	ZODPOVĚDNÝ PROJEKTANT Vítečil Jaromír	<b>Vítečil Jaromír</b> <b>PROJEKCE</b> Dobromilice 330
MÍSTO: Prostějov INVESTOR : Statutární město Prostějov PARÉ: AKCE :	Měst. úřad: Prostějov Statutární město Prostějov	FORMÁT: 2x43 DATUM: 6/2020 ZAK. Č.: 17/2020 MĚŘÍTKO: 1:250 ODDÍL: č. v. C.2
<b>Přechod pro chodce</b> <b>v ul. Okružní a Verichova</b>		
ÚČEL:	OBSAH:	Koordinační situační výkres

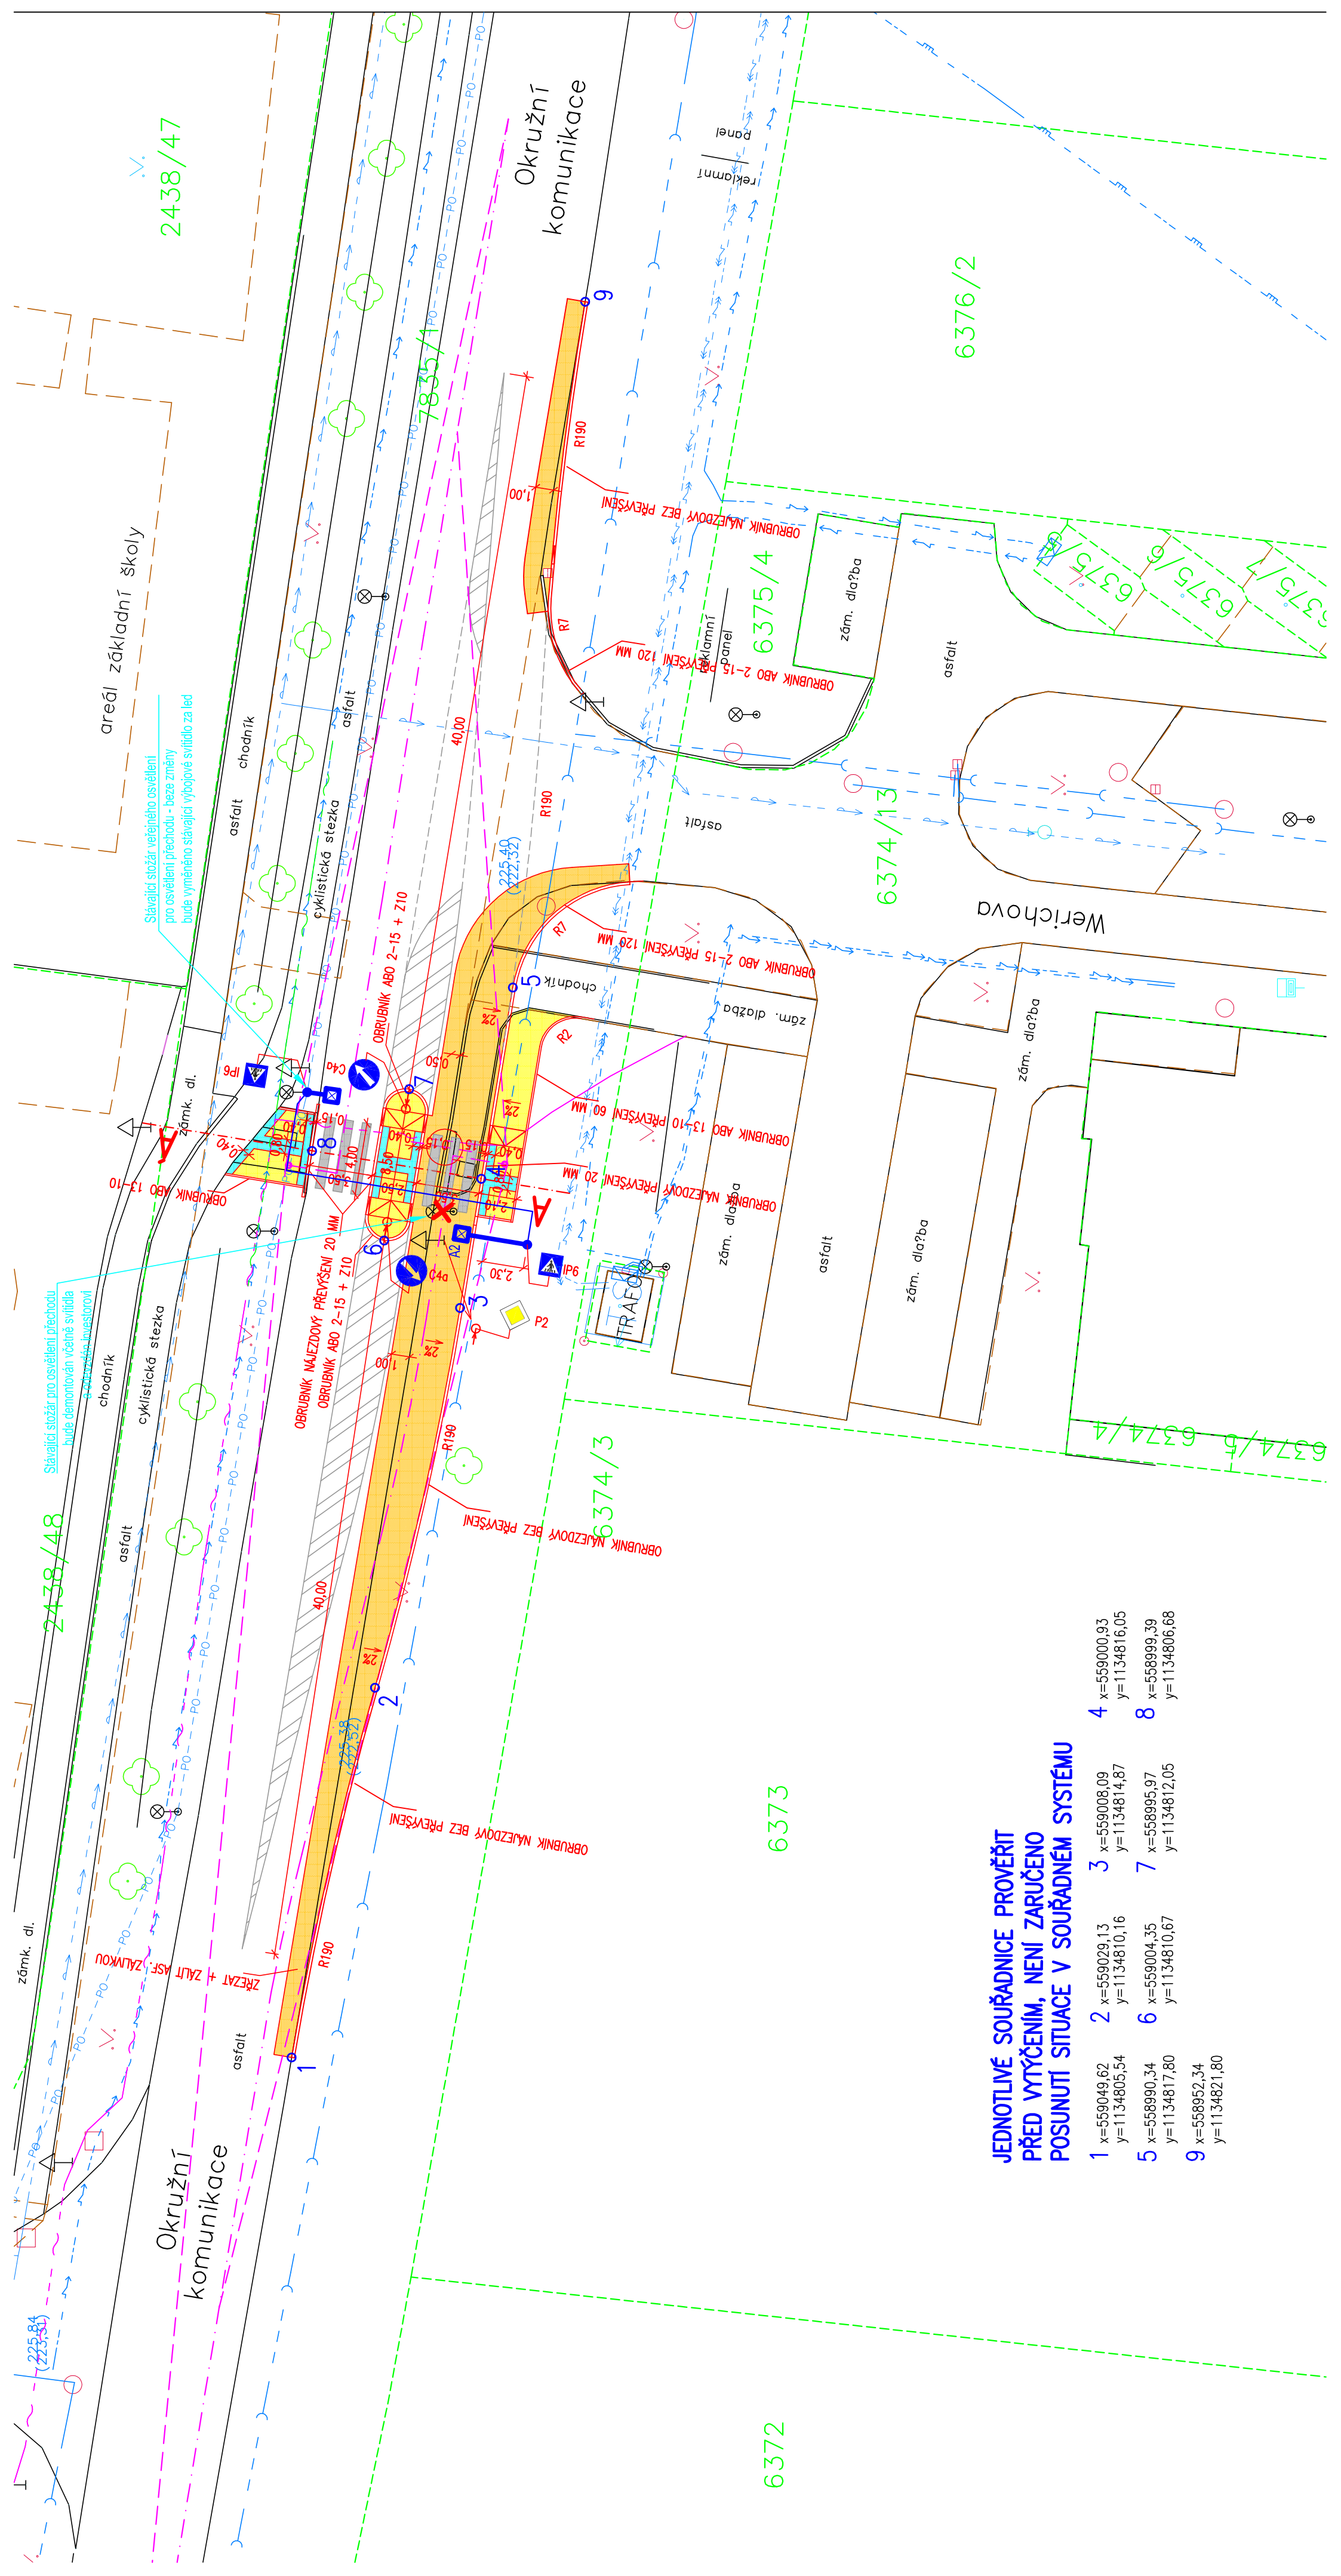

**JEDNOTLIVÉ SOUŘADNICE PROVĚŘIT  
PŘED VYTÝČENÍM, NENÍ ZARUČENO  
POSUNUTÍ SITUACE V SOUŘADNÉM SYSTÉMU**

1	x=559049,62 y=1134805,54	2	x=559029,13 y=1134810,16	3	x=559008,09 y=1134814,87	4	x=559000,93 y=1134816,05
5	x=558990,34 y=1134817,80	6	x=559004,35 y=1134810,67	7	x=558995,97 y=1134812,05	8	x=558999,39 y=1134806,68
9	x=558952,34 y=1134821,80						