


PAVILON "E" - PŮDORYS 3.NP - stavební úpravy 1:50

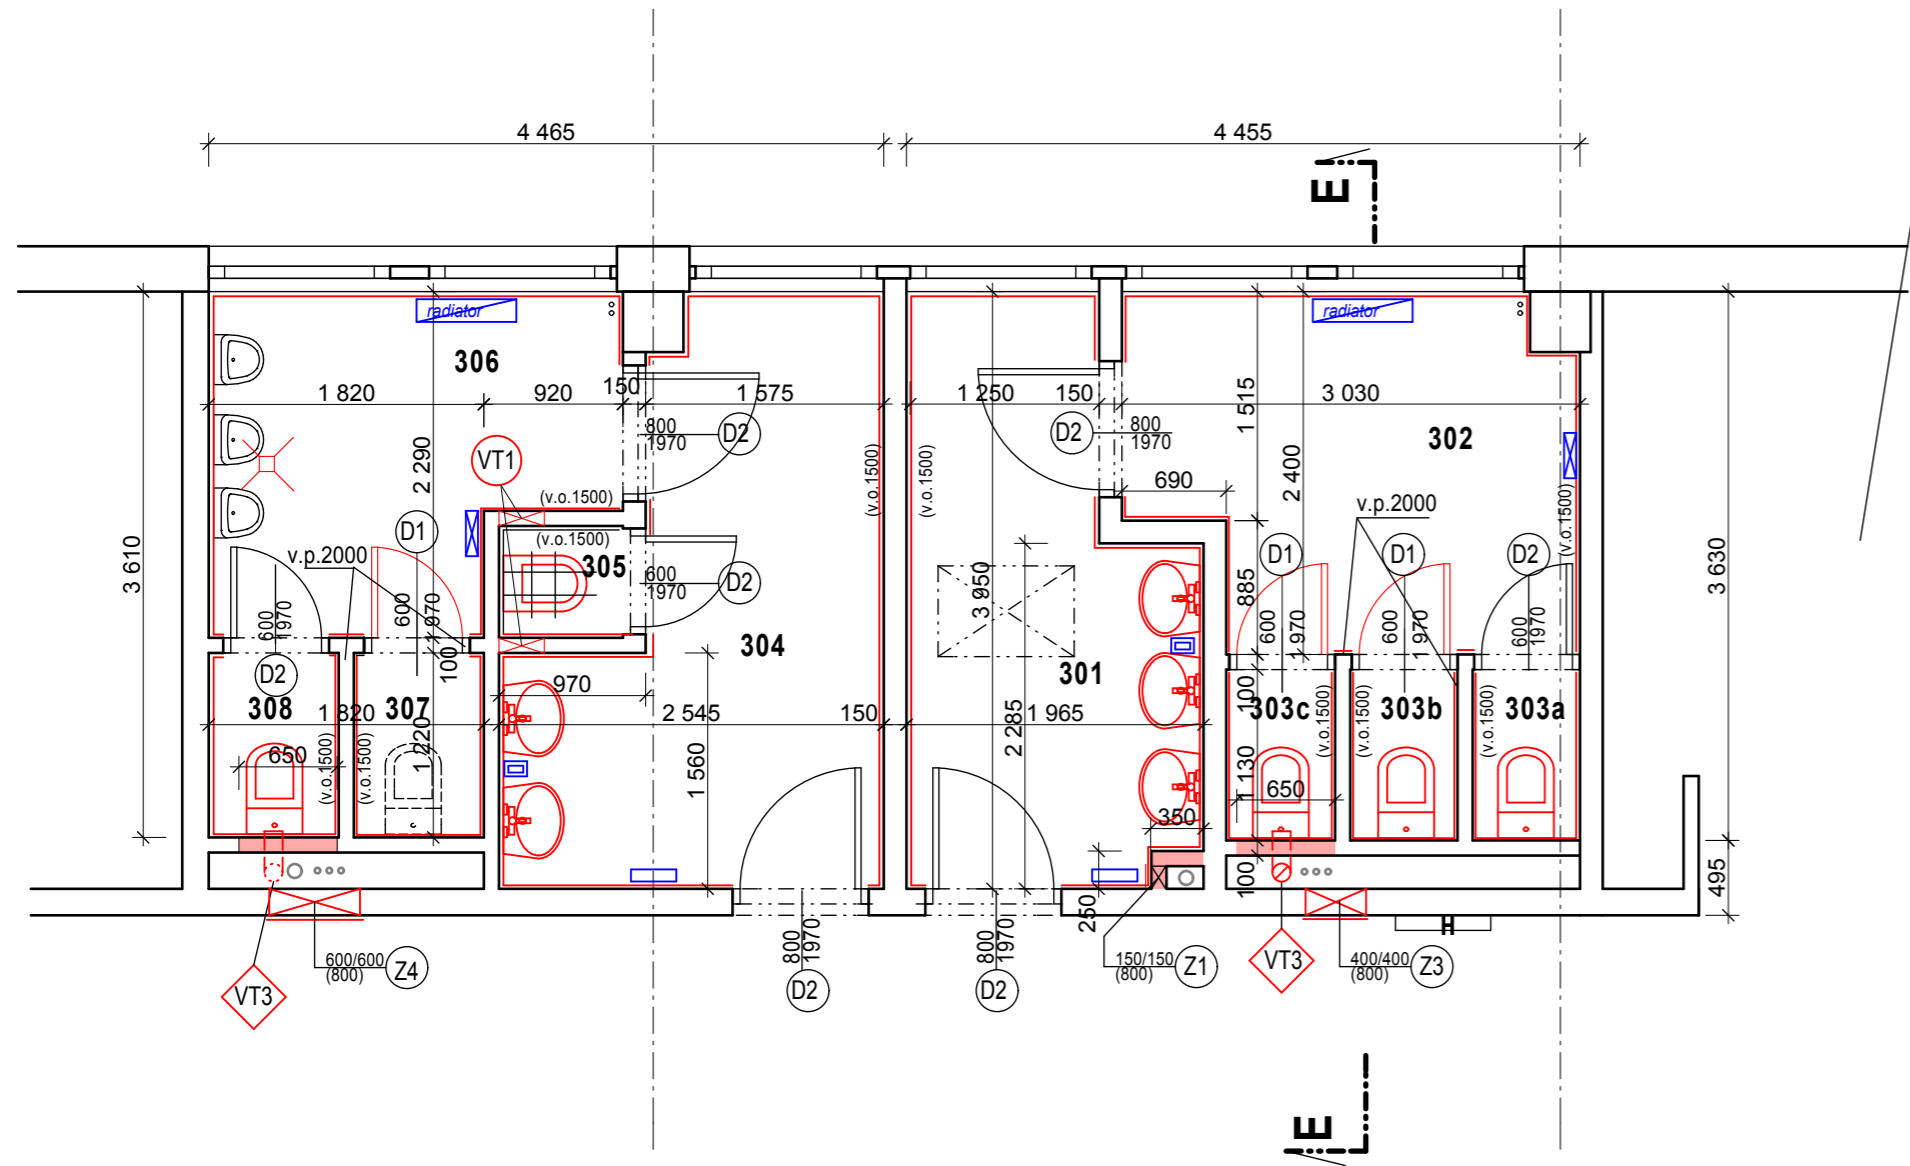

- KONSTRUKCE STÁVAJÍCÍ
- KONSTRUKCE NOVÉ
- DOZDĚNÍ INSTALAČNÍCH PŘÍČEK V CELÉ VÝŠCE MÍSTNOSTI
- NOVÝ KERAMICKÝ OBKLAD (výška)

stavební úpravy


- průřez a zapravení stropů do půdního prostoru pro kanalizační potrubí - 2 ks a pro ventilační potrubí - 2 ks
- osazení nového ventilačního potrubí (viz. technická zpráva)
- dozdění instalačních příček po instalaci svislých rozvodů
- zapravení vysekaných otvorů po demontáži ZTI a instalaci nových rozvodů ZTI (ca 10% povrchu zdíva)
- nové revizní otvory v instalačních příčkách k novým rozvodům instalací včetně nových revizních dvířek Z1, Z3, Z4
- nová jádrová omítka pod keramický obklad
- zapravení všech omítek po ZTI a EI pracích - ca 10% povrchu
- nový keramický obklad (za pisoáry opatřit 2x hydroizolační stěrku dvousložkovou do v=1,4 m)
- nové podlahy doplněné o 2x dvousložkovou hydroizolační stěrku s vytažením po obvodu zdíva 300 mm, za pisoáry do výšky 1,4 m (skladba podlah viz. technická zpráva)
- budou provedeny malby na omítkách stěn a stropů- 2x výmalba bílou barvou, na zapravených omítkách +2x penetrace
- nátěr všech stávajících ocelových zárubní - přebroušení, očištění, 2x vrchní interiérový nátěr
- nátěr stávajících dveřních křídel D2 - přebroušení, očištění, 2x vrchní nátěr interiérový
- osazení nových dveřních křídel D1, nové kování standardní
- budou osazeny nové zařizovací předměty (viz. ZTI), nové osvětlení, ventilátory (viz. EI)
- budou osazeny nové zásobníky na toaletní papír, zásobníky na papírové ručníky, zásobníky na mýdlo (dodávka není předmětem PD)

- VT1 NOVÉ PROVĚTRÁVACÍ OTVORY 250/250 POD STROPEM
 - VT3 ODVĚTRÁNÍ 200 m3/hod. ventilátor viz. EI
 - D1 NOVÁ DVEŘNÍ KŘÍDLA HLADKÁ BÍLÁ PLNÁ S POLODRÁŽKOU DO STÁVAJÍCÍ ZÁRUBNĚ 600/1970 - 3 ks
 - D2 STÁVAJÍCÍ DVEŘNÍ KŘÍDLA HLADKÁ BÍLÁ PLNÁ S POLODRÁŽKOU 600/1970, 800/1970 NOVÁ POVRCHOVÁ ÚPRAVA-viz. techn. zpráva - 7 ks
- DVEŘNÍ KŘÍDLA DO MÍSTNOSTI Č.305 OPATŘIT U PODLAHY PROVĚTRÁVACÍ MŘÍŽKOU 300/100 - 1 KS

OZN.	ÚČEL	PLOCHA m2	PODLAHA stav.úprava	ÚPRAVA POVRCHU stav.úprava	poznámky
WC DÍVKY					
301	předsiň WC, umývadla	6,50	ker.dl.lepená	ker.obkl. v=1500	
302	předsiň WC	6,53	ker.dl.lepená	ker.obkl. v=1500	
303a	kabina WC	0,80	ker.dl.lepená	ker.obkl. v=1500	
303b	kabina WC	0,80	ker.dl.lepená	ker.obkl. v=1500	
303c	kabina WC	0,80	ker.dl.lepená	ker.obkl. v=1500	
WC CHLAPCI					
304	předsiň WC, umývadla	7,63	ker.dl.lepená	ker.obkl. v=1500	
305	úklid-výlevka	0,67	ker.dl.lepená	ker.obkl. v=1500	
306	pisoáry	5,50	ker.dl.lepená	ker.obkl. v=1500	
307	úklidová kabina	1,05	ker.dl.lepená	ker.obkl. v=1500	
308	kabina WC	1,05	ker.dl.lepená	ker.obkl. v=1500	

keram.dlažba -lepená - veškerá keram.dlažba - sliutá protiskluznost R 10 (předpis BGR 181 DIN 51 130)

- zásobník na toaletní papír
- zásobník na papírové ručníky
- zásobník na mýdlo

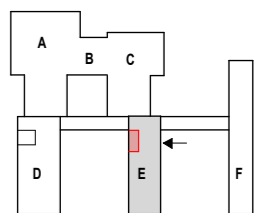

<p>stavěbně - technická spol. s r.o. Tylova ul. č. 3 796 01 Prostějov tel./fax (+420) 582 340 913 e-mail: stavtespv@volny.cz</p>	architektonický návrh:	název akce: ZŠ Dr. Horáka - rekonstrukce vodovodního potrubí a obkladů		
	vypracoval: ing. J. Doubravová	investor: Statutární Město Prostějov nám. T. G. Masaryka 130/14 796 01 Prostějov	zakázkové č.: 14/2016	
	autORIZOVAL: Ing. Klíč	místo: Prostějov	kraj: Olomoucký	stupeň: PS
	podpis:	měřítko: 1:50	formát: 3x A4	datum: 05/2016
paré č.:	obsah: SO 02 - Pavilon E Půdorys 3.NP-stavební úpravy		SO 02/ D1.1.2- 03b	