



# PAVILON "F" - KANALIZACE PŮDORYS 1.NP 1:50

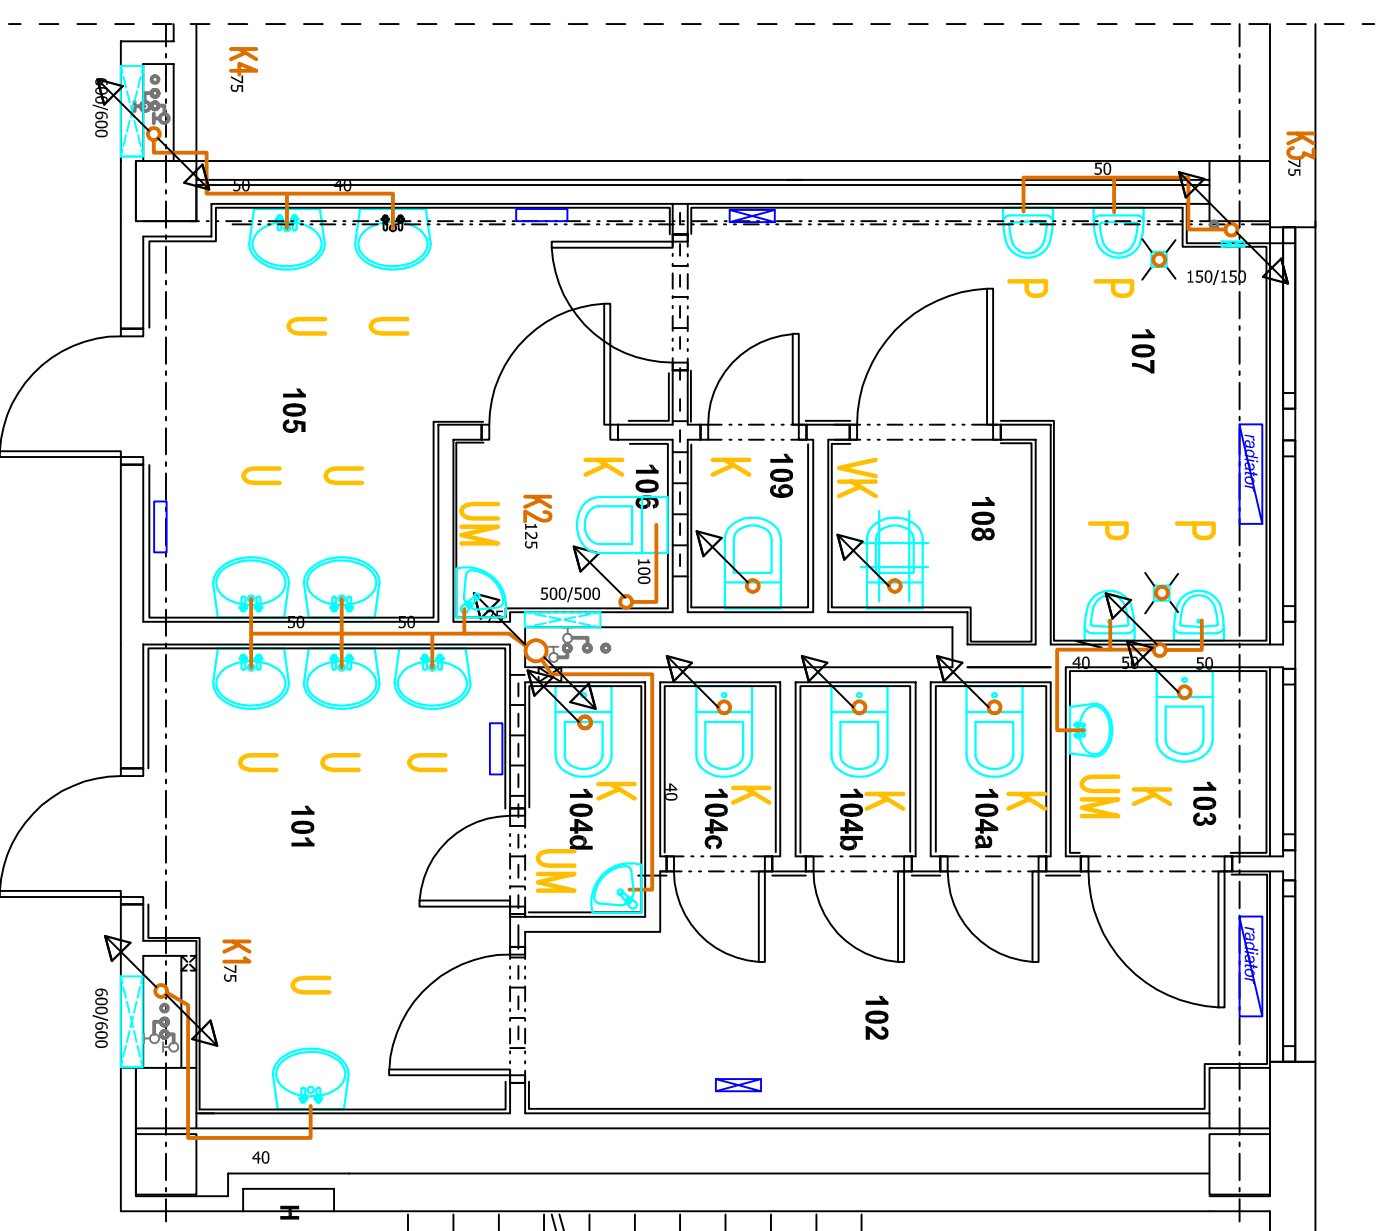

# PAVILON "F" - VODAINSTALACE, UT PŮDORYS 1.NP 1:50

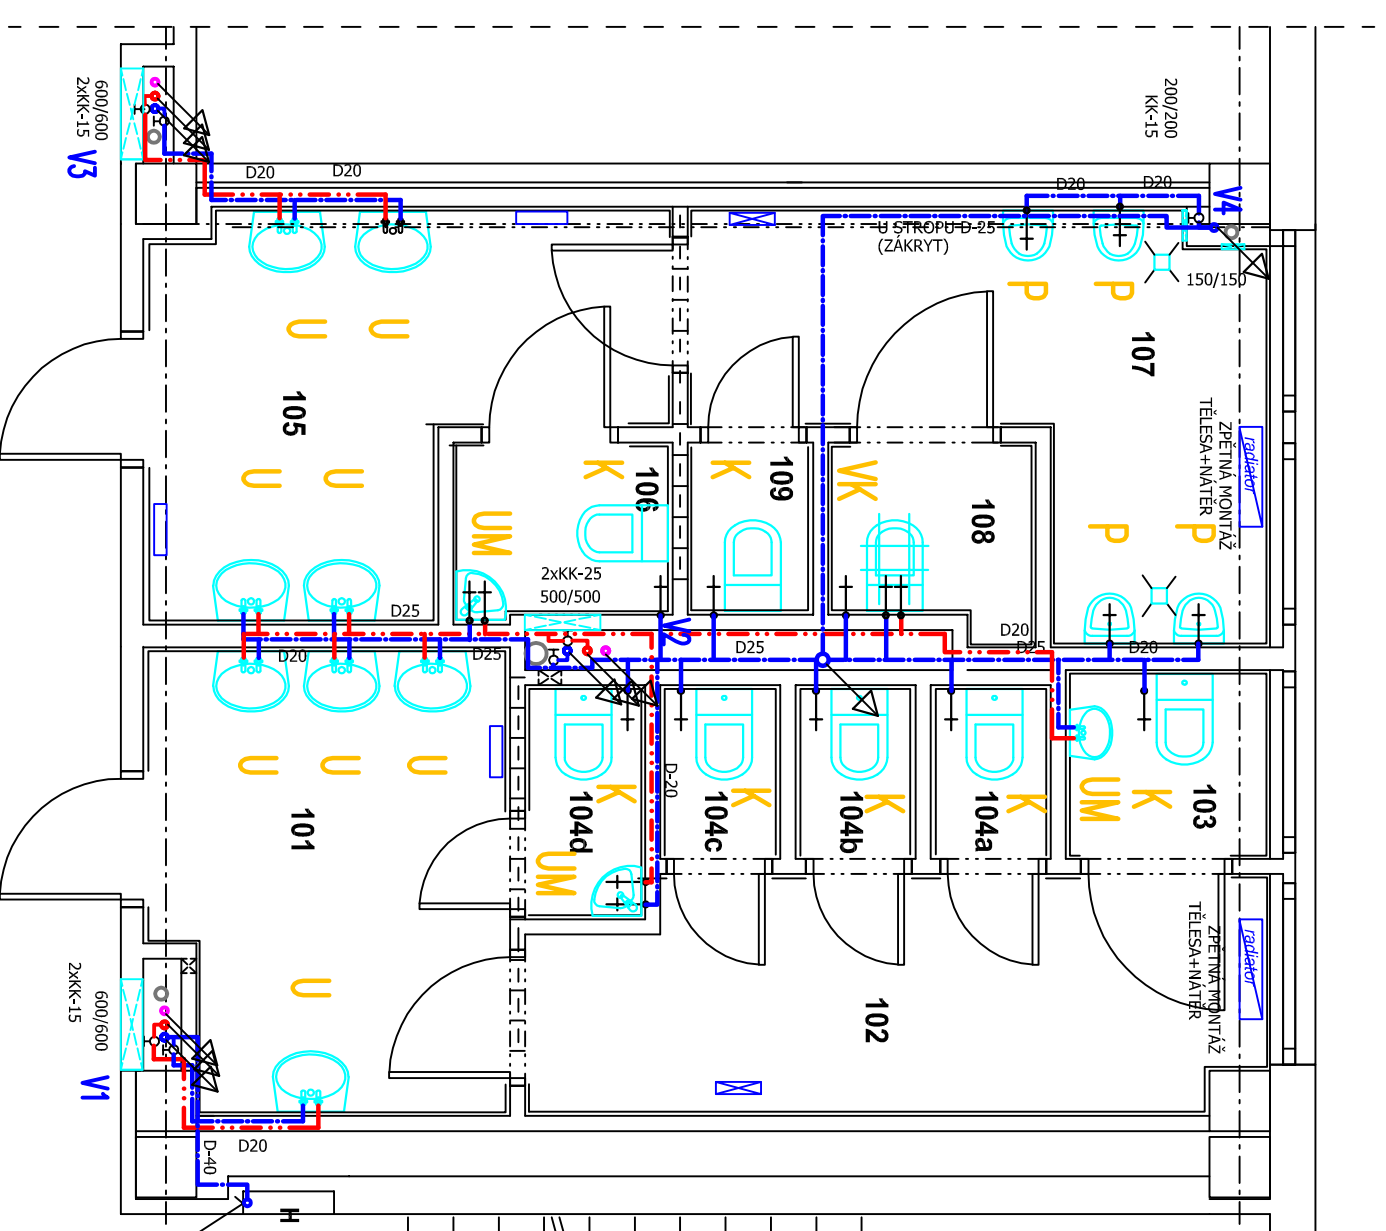

MAROŽENÍ STÁVAJÍCÍHO  
HYDROANTU NA NOVÝ ROZVOD  
KONTROLNĚTELNÁ ZPĚTNÁ KLAPKA EA  
DLE ČSN EN 1717

## POZNÁMKA


- horní hrana umyvadla +0,8m
  - hrana pisoáru +0,55m
  - osa odtoku pro pisoár +0,40m
  - osa odtoku pro výtěvku +0,17m
  - osa odtoku umyvadla +0,5m
  - osa odtoku od stěny pro klozet +0,14m
- Typ zařízovacích předmětů - viz. technická zpráva  
a požadavky investora


## LEGENDA POTRUBÍ

- NAVRŽENÁ ZAVĚŠENÁ SPLAŠKOVÁ KANALIZACE -HT PPS
- POD STROPEM O PODLAŽÍ NIŽE
- PŘIPOJOVACÍ POTRUBÍ - TRUBKY HT PPS
- STOUPACÍ POTRUBÍ - TRUBKY HT PPS
- na stoupacím potrubí v 1.NP a 3.NP je osazen čistící kus
- POTRUBÍ STUĐENÉ VODY - PP-R
- POTRUBÍ TEPLÉ VODY - plastové sendvičové PP-RCT
- POTRUBÍ CÍRKULAČNÍ VODY - plastové sendvičové PP-RCT

OZN.	ÚČEL	PLOCHA m <sup>2</sup>
	WC DÍVKY	
101	předstř. WC, umyvadla	7,04
102	předstř. WC	7,40
103	kabina WC,	1,59
104a	kabina WC	0,94
104b	kabina WC	0,94
104c	kabina WC	0,94
104d	kabina WC pedagog.	1,23
WC CHLAPCI		
105	předstř. WC, umyvadla	7,56
106	kabina WC pedagog	1,68
107	pisoárý	7,58
108	úklidová komora	1,65
109	kabina WC	0,95

## D.1.4.a - ZDRAVOTECHNIKA

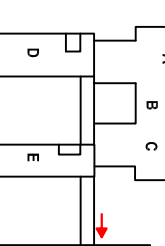

 <p>projektční kancelář</p>	architektonický návrh:	název akce:	<b>ZŠ Dr. Horáka - rekonstrukce vodovodního potrubí a obkladů SO 03- PAVILON "F" - úprava PD</b>	
	zpracovatel: Ing. Kejík podpis: autorizoval: Ing. Kejík podpis: měřítko: 1:50	investor: Statutární Město Prostějov nárn. T. G. Masaryka 130/14 796 01 Prostějov kraj: Olomoucký formát: 6x A4	číslo akce: 14/2016 stavba: PS datum: 04/2024 oddíl / č. výkresu: <b>D1.4a 03</b>	číslo: 